

Powiadczam, że niniejszy dokument został opracowany w wyniku prac geodezyjnych i kartograficznych, których rezultaty zawiera operat techniczny pozrywnie zwerifikowany. Jednocześnie informuję, że jestem świadomy odpowiedzialności karnej za złożenie fałszywego oświadczenia.

Identyfikator zgłoszenia prac geodezyjnych
 Organ służby geodezyjnej, który otrzymał zgłoszenie
 Wykonawca prac geodezyjnych


WG 6640/1712.2020
 Starosta Supecki
 GEOTRAS & Buczyski-T. Gasa Spółka z o.o.

Nr oraz data sporządzenia dokumentu zawierającego wynik pozrywnie weryfikacji
 30.10.2025
 Projekt nr 1

Imię i nazwisko oraz nr uprawnień zawodowych kierownika prac
 Tomasz Szasa
 Nr uprawnień 16429


UWAGI:

- Mapa zawiera aktualne informacje o projektowanych sieciach uzbrojenia terenu zamierzonych w bazie GUSIT powiatowe przez ZUPP.
- Nie wyklucza się błędów w terenie innych niż wskazanych na mapie urządzeń podziemnych, które nie były zgłoszone do ewidencji lub o których brak jest informacji.
- Stanie informacji na temat sporządzenia mapy o innych obiektach budowlanych z obszaru projektowanego zamierzona budowlanego, których występowanie wpłynie w odległości mniejszej lub równej 3m, Głębokość ewidencji przyjęto wg stanu ujemnego w Ewidencji Grundów Budynków.

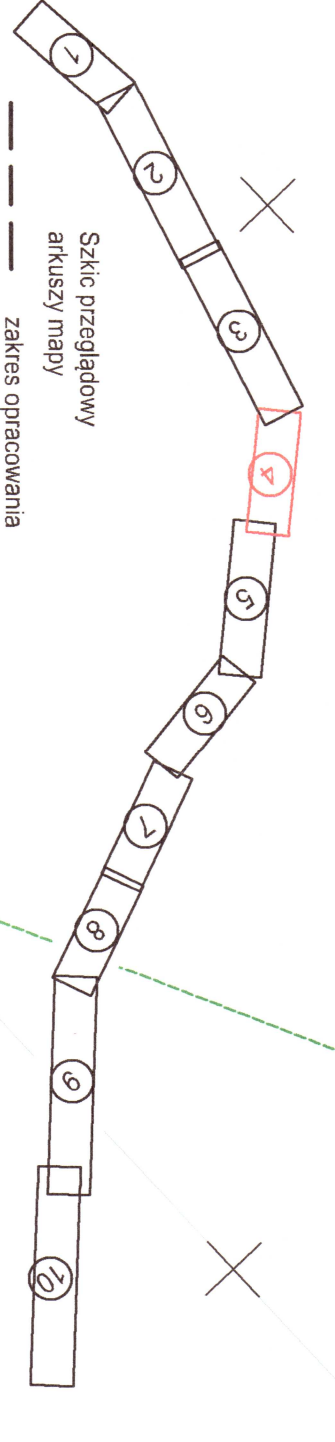

Mapa do celów projektowych Powiat-Przybrodzin wojew: wielkopolskie powiat: supecki Gmina: Powiżdz Obchp: 0004 Powiżdz, 0005 Przybrodzin Skala: 1:500 ark: m. cwid. arkusz nr 1, arkusz nr 2 Sekcje: 6.178.20.22.2.3, 6.178.20.22.2.4, 6.178.20.22.4.1, 6.178.20.22.4.2

Data:

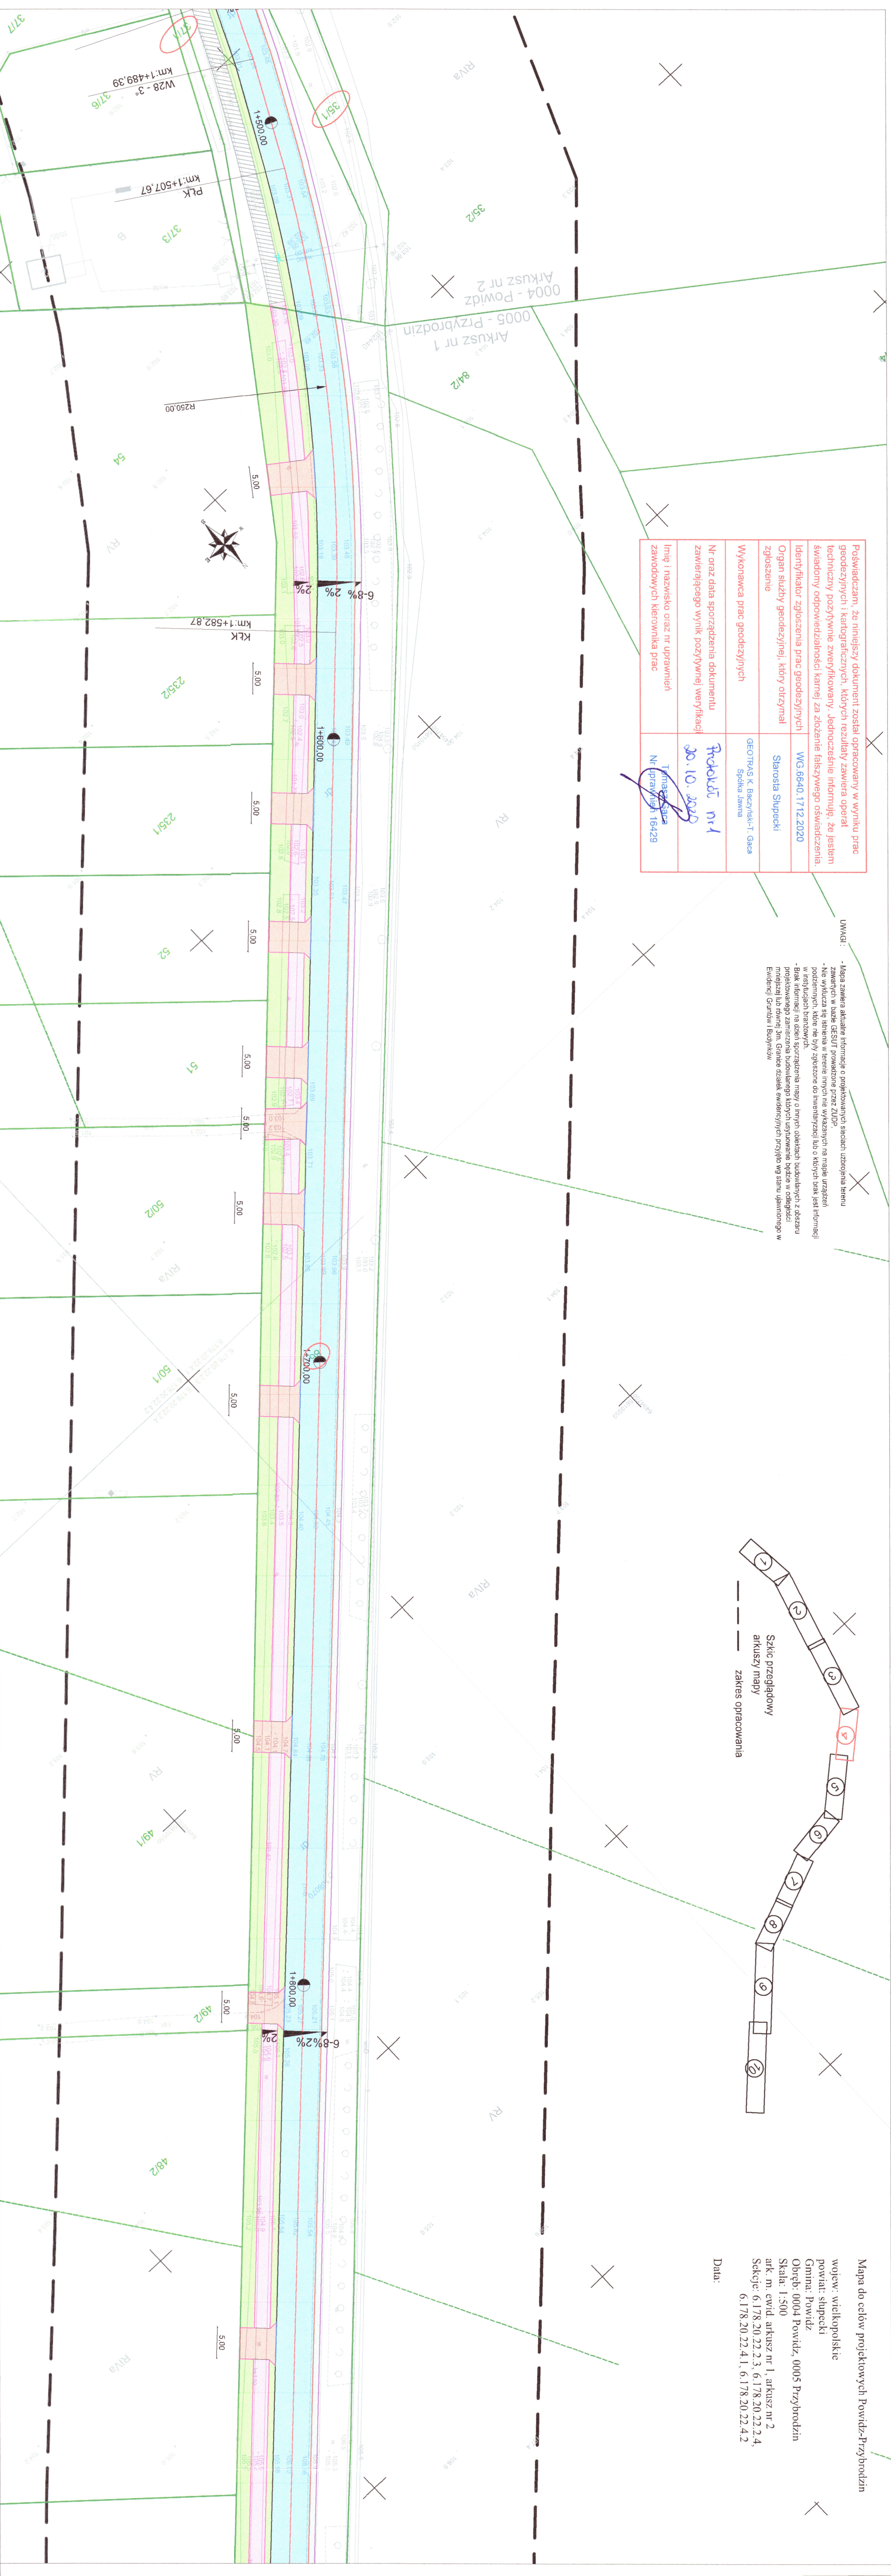

OZNACZENIA	
	proj. jezdnia z mieszanki mineralno - asfaltowej
	proj. kolektor deszczowy rur PP Ø500 mm Ø400 mm
	proj. studnie betonowe kanalizacji deszczowej Ø1000mm nr ewid. działek
	wpusty do likwidacji
	wkręcanie rymen do kanalizacji deszczowej za pomocą studni Ø425 mm i przykrywków PVC 210 mm
	murtek oporowy o wys. 1,50 m
	szkieł z dwóch rzędów kostki brukowej betonowej
	przebiegi z rur z tworzywa sztucznego o Ø 400 mm wraz ze szklaną czcionką
	UWAGAMI
	szczerości zgadzów dostosować do istniejących skłasy gazdów wykonac 1:1

LEGENDA	
	proj. jezdnia z mieszanki mineralno - asfaltowej
	proj. kolektor deszczowy rur PP Ø500 mm Ø400 mm
	proj. studnie betonowe kanalizacji deszczowej Ø1000mm nr ewid. działek
	wpusty do likwidacji
	wkręcanie rymen do kanalizacji deszczowej za pomocą studni Ø425 mm i przykrywków PVC 210 mm
	murtek oporowy o wys. 1,50 m
	szkieł z dwóch rzędów kostki brukowej betonowej
	przebiegi z rur z tworzywa sztucznego o Ø 400 mm wraz ze szklaną czcionką
	UWAGAMI
	szczerości zgadzów dostosować do istniejących skłasy gazdów wykonac 1:1

PRZEDSIĘBIORSTWO	
	PRZEDSIĘBIORSTWO KOBET DROBUD S.A.
OBIEKT	Przebudowa drogi powiatowej nr 3040/1 na odcinku Powiżdz - Ostrowo
ADRES	Powiżdz - Ostrowo
INWESTOR	Powiat Supecki
TYTUŁ	Projekt zagospodarowania terenu
BRANŻA	SKALA
	NUMER RYS.
Drogonia i instalacyjna	1:500
	4
IMIĘ I NAZWISKO	NIR UPRAW.
mgr inż. Piotr Poyński	PRODPPS
mgr inż. Katarzyna Gaczyńska	OPRACOWAŁA
mgr inż. Karol Siliński	PROJEKTOWAŁA
mgr inż. Andrzej Tomaszewski	SPRAWDZIŁ
mgr inż. Beata Marik	OPRACOWAŁA
mgr inż. Jakub Kozłowski	PROJEKTOWAŁ
mgr inż. Przemysław Zurawicki	SPRAWDZIŁ